


PLANIMETRIA DI ESODO

- PIANO TERRA -

OFFICINA MECCANICA LAVORAZIONE A FREDDO

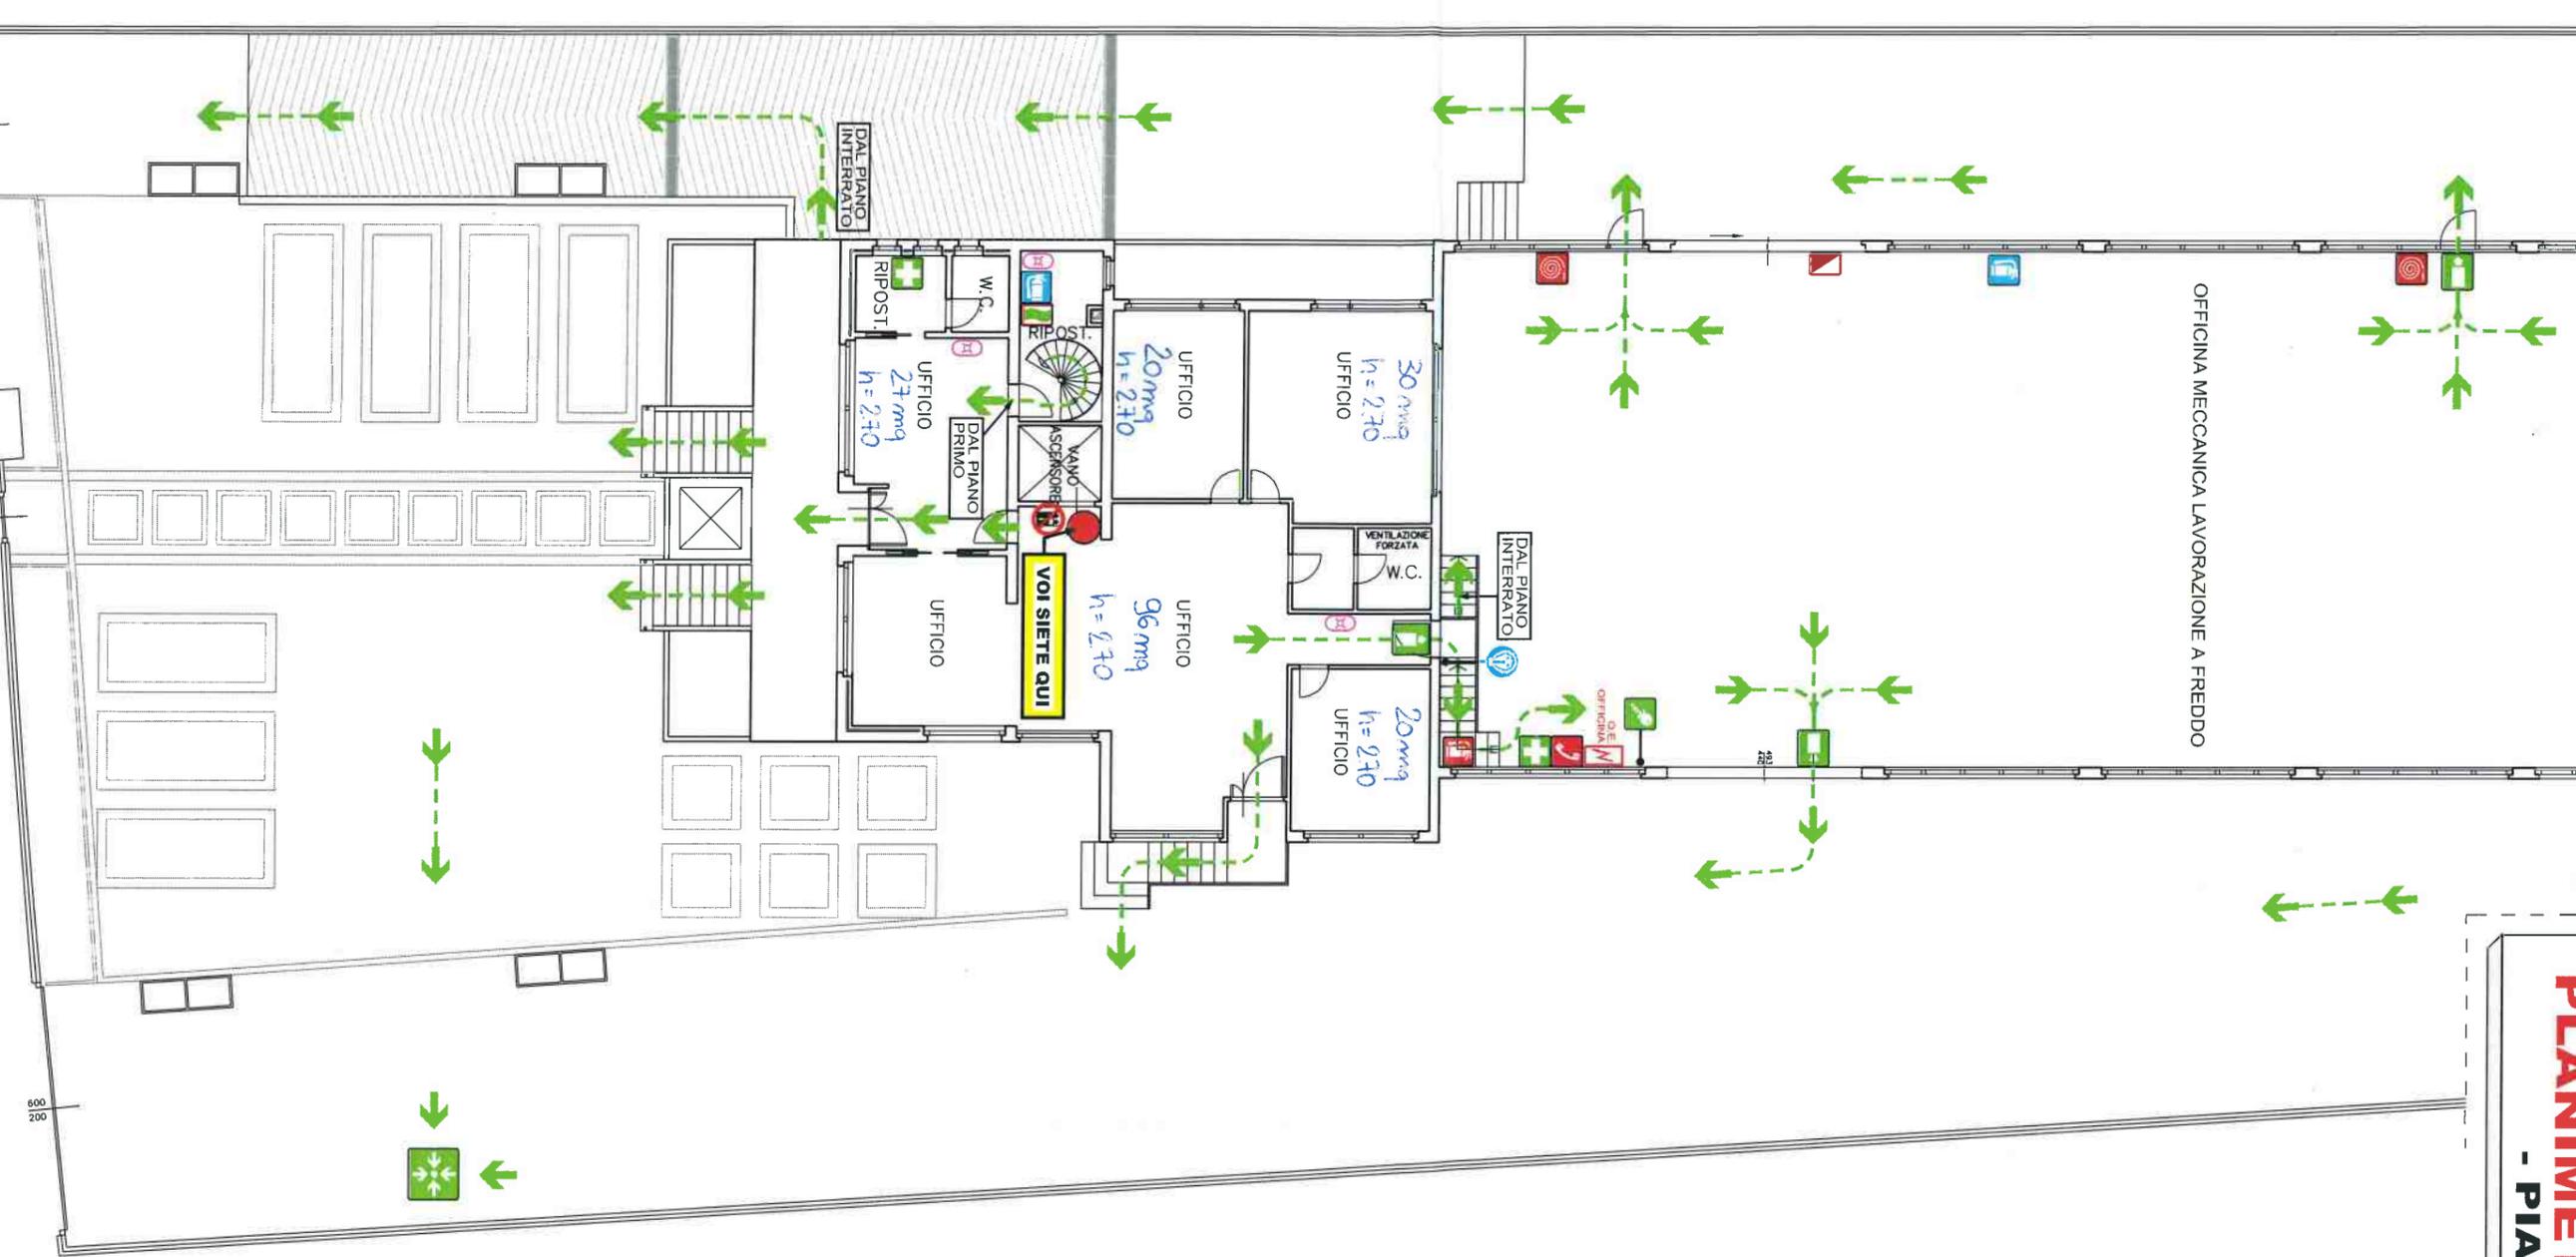

NUMERI DI EMERGENZA	
	VIGILI DEL FUOCO 115
	POLIZIA 113
	CARABINIERI 112
	PRONTO SOCCORSO 118


NORME COMPORTAMENTALI

AL SEGNALE DI EVACUAZIONE:

- INTERRUPERE OGNI ATTIVITA', MANTENERE LA CALMA ED EVITARE ATTEGGIAMENTI DI PANICO, ABBANDONARE LA PROPRIA POSTAZIONE, SENZA PORTARE CON SE ALCUN OGGETTO O MATERIALE, DIRIGERSI VERSO L'USCITA DI SICUREZZA PIU' PROSSIMA E RAGGIUNGERE IL LUOGO DI RACCOLTA INDICATO.
- NON UTILIZZARE L'ASCENSORE.
- CAMMINARE IN MODO SOLLECITO SENZA CORRERE, SPINGERE, URLARE.
- NON TORNARE INDIETRO PER NESSUN MOTIVO.
- UNA VOLTA RAGGIUNTO IL LUOGO DI RACCOLTA, RESTARE UNITI IN MODO DA FACILITARE IL CENSIMENTO ED ATTENDERE ISTRUZIONI.

LEGENDA	
	USCITA DI SICUREZZA
	PERCORSO DI ESODO
	ZONA DI RACCOLTA
	ESTINTORE
	ESTINTORE A CO ₂
	IORNANTE
	QUADRO ELETTRICO
	TELEFONO DI EMERGENZA
	CASSETTA DI PRONTO SOCCORSO
	CHIAVE DI EMERGENZA
	APERTURA CANCELLI
	ARMADIO MATERIALE ANTINCENDIO
	NON USARE L'ASCENSORE
	IN CASO DI INCENDIO
	LUCE DI EMERGENZA
	MASCHERA PIENA FACIALE
	COPERTA
	VOI SIETE QUI

PLANIMETRIA DI ESODO - PIANO PRIMO -

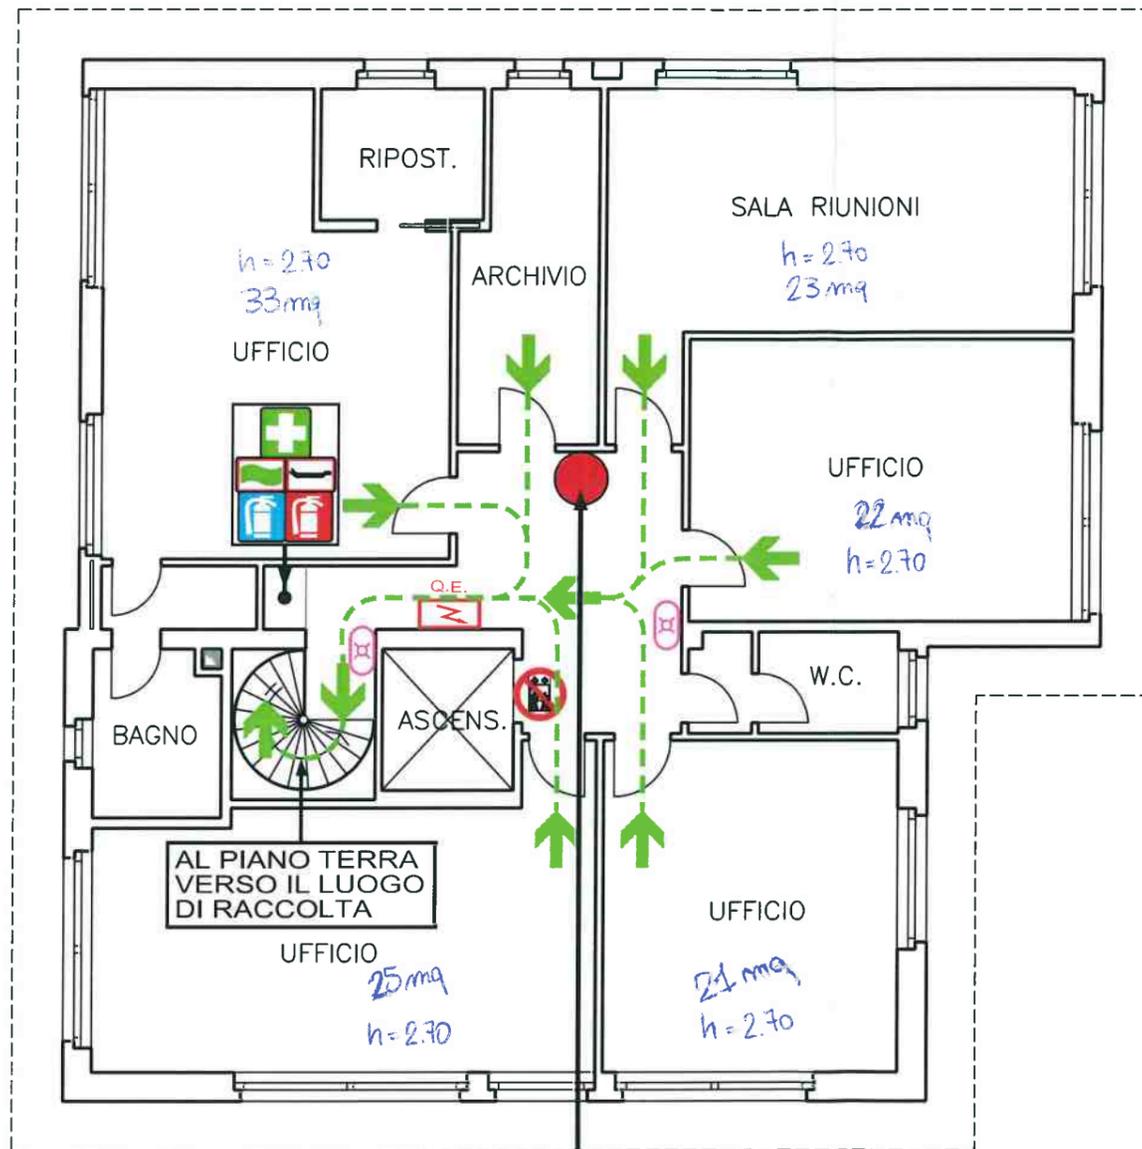

VOI SIETE QUI

NUMERI DI EMERGENZA

	VIGILI DEL FUOCO	115
	POLIZIA	113
	CARABINIERI	112
	PRONTO SOCCORSO	118

NORME COMPORTAMENTALI

AL SEGNALE DI EVACUAZIONE:

- INTERROMPERE OGNI ATTIVITA', MANTENERE LA CALMA ED EVITARE ATTEGGIAMENTI DI PANICO.
- ABBANDONARE LA PROPRIA POSTAZIONE, SENZA PORTARE CON SE ALCUN OGGETTO O MATERIALE.
- DIRIGERSI VERSO L'USCITA DI SICUREZZA PIU' PROSSIMA E RAGGIUNGERE IL LUOGO DI RACCOLTA INDICATO.
- NON UTILIZZARE L'ASCENSORE.
- CAMMINARE IN MODO SOLLECITO SENZA CORRERE, SPINGERE, URLARE.
- NON TORNARE INDIETRO PER NESSUN MOTIVO.
- UNA VOLTA RAGGIUNTO IL LUOGO DI RACCOLTA, RESTARE UNITI IN MODO DA FACILITARE IL CENSIMENTO ED ATTENDERE ISTRUZIONI.

LEGENDA

	PERCORSO DI ESODO
	ESTINTORE A POLVERE
	ESTINTORE A CO ₂
	QUADRO ELETTRICO PIANO
	CASSETTA DI PRONTO SOCCORSO
	COPERTA
	LEVA
	LUCE DI EMERGENZA
	NON USARE L'ASCENSORE IN CASO DI INCENDIO
	VOI SIETE QUI

eurofins | Modulo Uno

SEDE: 21, VIA CUORGHE' - 10156 TORINO (ITALY) - TEL. +39-011.2222225 FAX. +39-011.2222226

Dis.n. 04.1

Scala 1:100

Prog.n. 35759

GNATA FILIPPO S.r.l.
Stabilimento di TORRE BOLDONE (BG)
Vie di esodo, presidi antincendio
Uffici - Piano primo